


VIVIENDA TIPO 14 (8 uds.)
084B - 094A - 114A - 124B - 134B
144A - 144B

VIVIENDA TIPO 15 (6 uds.)
074B - 084A - 094B - 104A - 114B - 124A

VIVIENDA TIPO 16 (6 uds.)
041A - 024B - 034A - 044B - 054A - 064B

VIVIENDA TIPO 17 (5 uds.)
024A - 034B - 044A - 054B - 064A

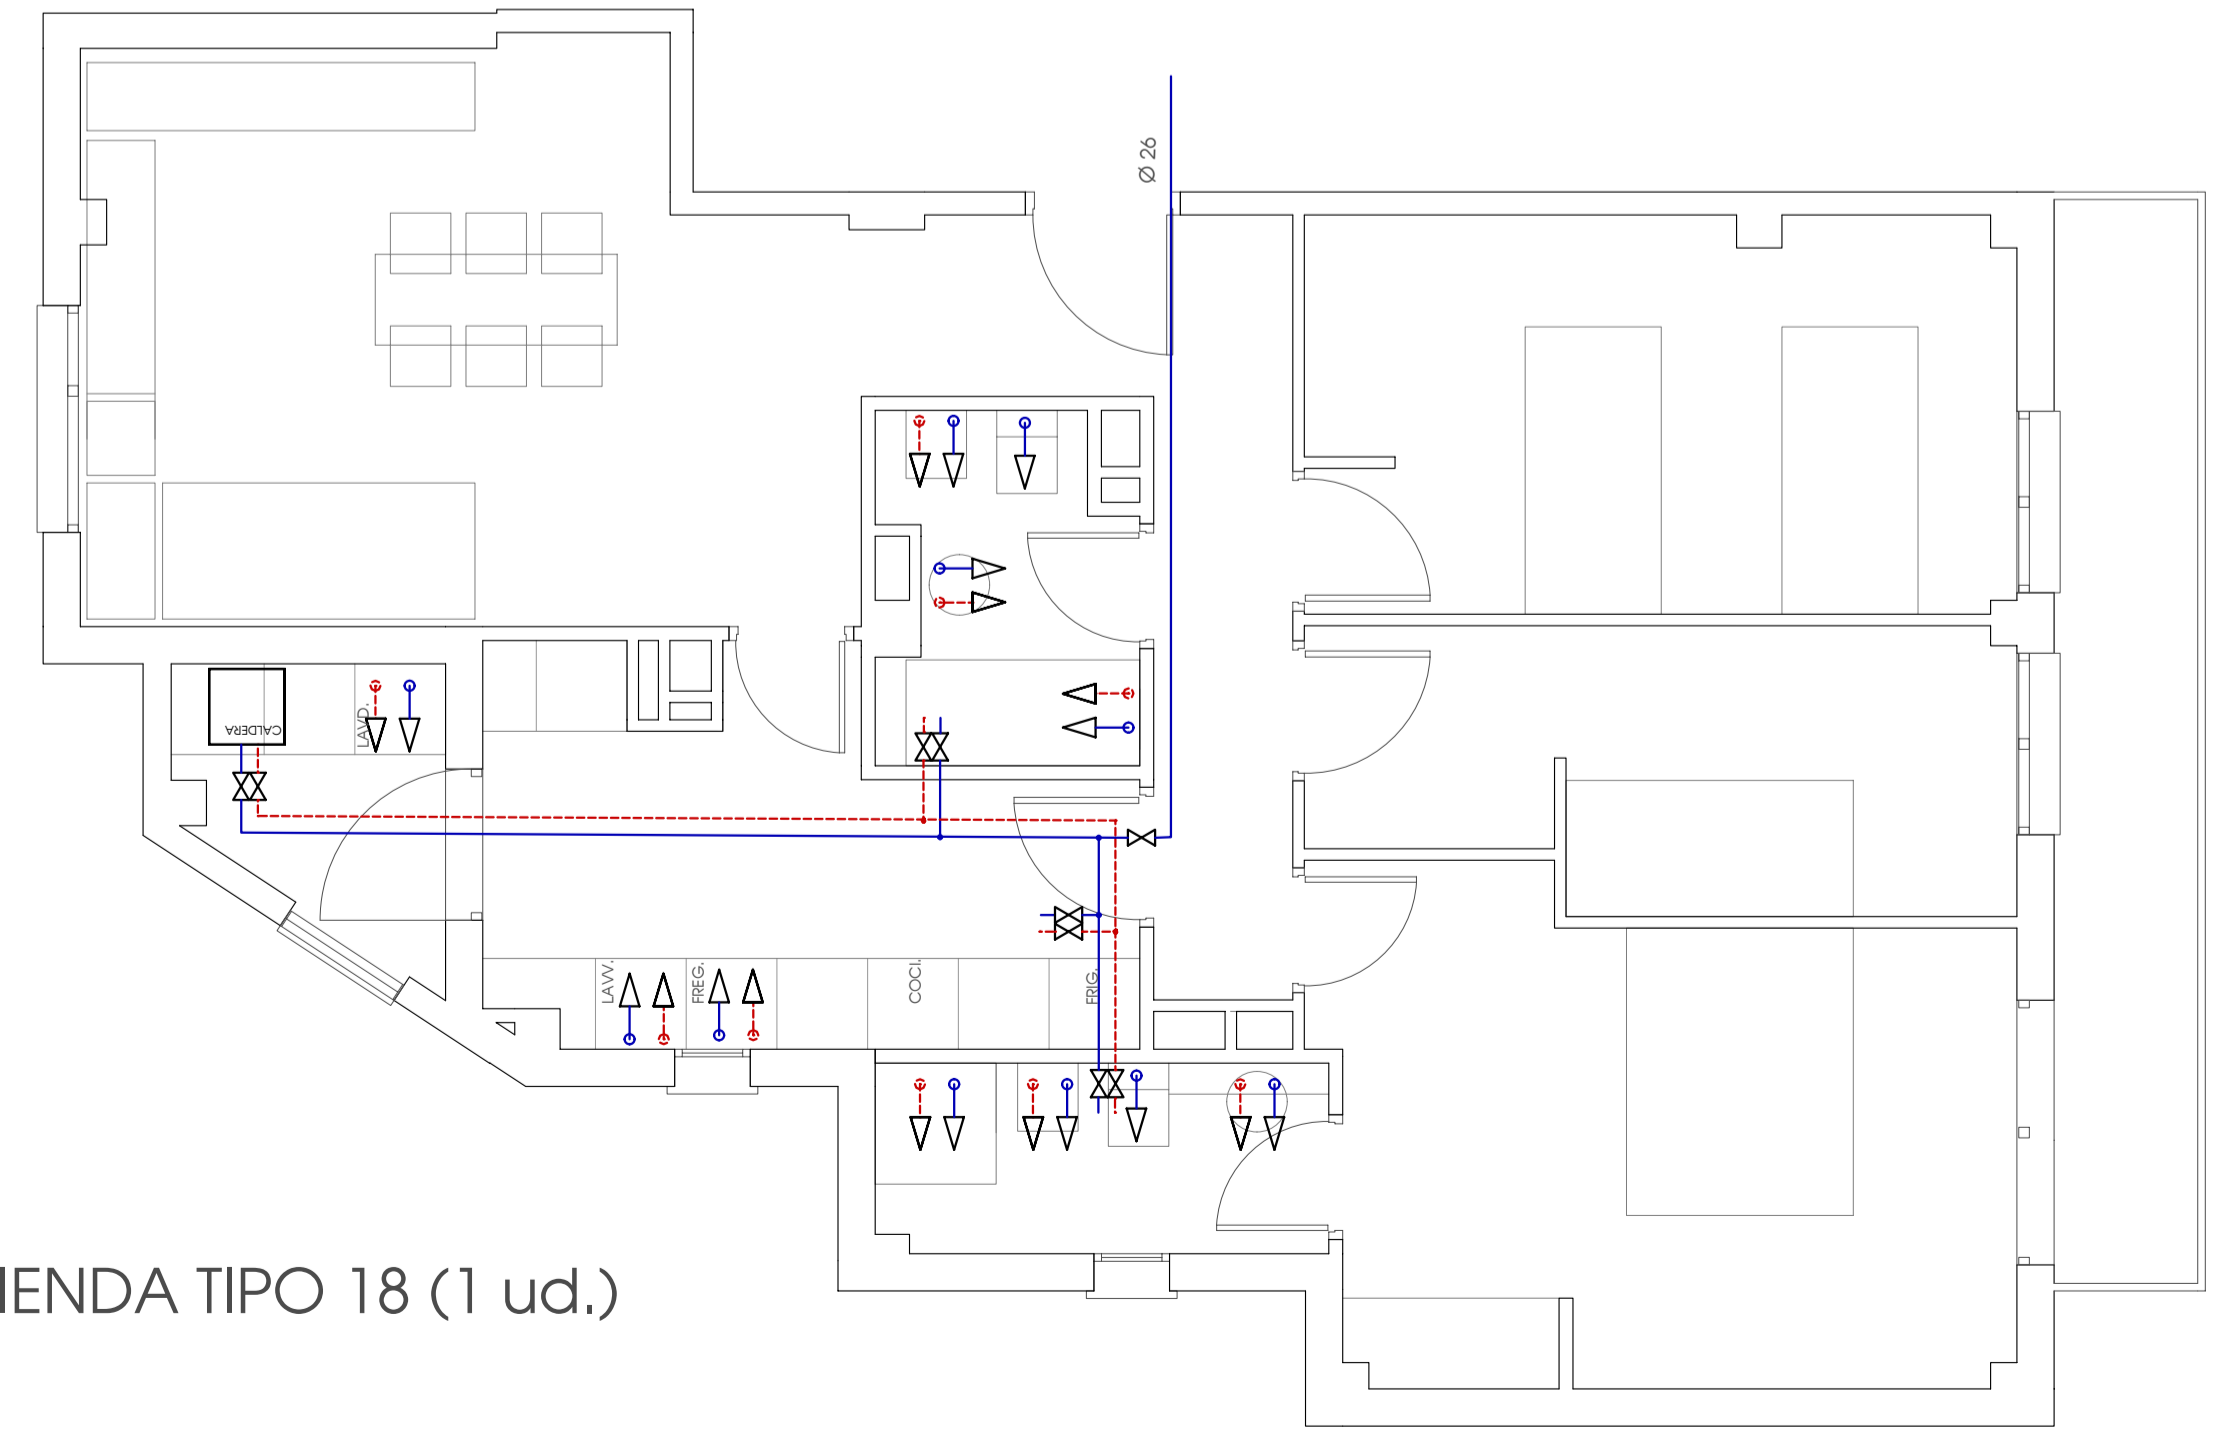

VIVIENDA TIPO 18 (1 ud.)
104B


LEYENDA DE FONTANERIA

- CANALIZACION DE AGUA FRIA FORMADA POR TUBERIA DE POLIETILENO MULTICAPA UNIPPE DE UPONOR
- - - CANALIZACION DE AGUA CALIENTE FORMADA POR TUBERIA DE POLIETILENO MULTICAPA UNIPPE DE UPONOR
- ∅ CANALIZACION VERTICAL
- ↑ PUNTO DE AGUA FRIA
- ↑ PUNTO DE AGUA CALIENTE
- ⊕ LLAVE DE PASO GENERAL
- ⊗ LLAVE DE PASO
- ☐ CALDERA MURAL MIXTA A GAS NATURAL MOD.


DIMENSIONAMIENTO DERIVACIONES

APARATO	AGUA FRIA	AGUA CAL.	DESAGUE
Lavabo	10/12 mm	10/12 mm	32 mm
Inodoro(C)	10/12 mm	///	110 mm
Bide	10/12 mm	10/12 mm	32 mm
Barbera	16/18 mm	16/18 mm	40 mm
Fregadero(V)	13/15 mm	13/15 mm	40 mm
Lavaplatos	13/15 mm	///	40 mm
Lavadora	16/18 mm	///	32 mm

ESQUEMA DE ACOMETIDA DE AGUA A COCINAS

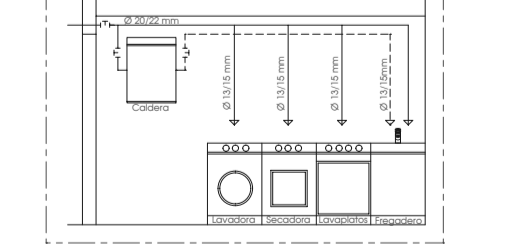

ESQUEMA DE ACOMETIDA DE AGUA A BAÑOS

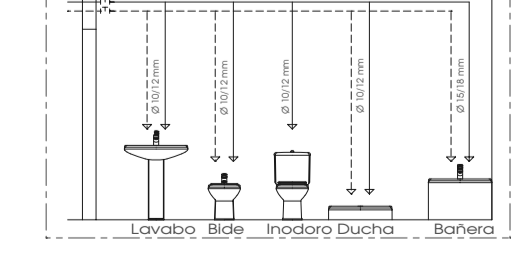

132 VIVIENDAS VPPL
SOTO DEL HENARES PARCELA P.23.1
Torrejón de Ardoz MADRID

atRIO arquitectos

referencia proyecto
07.009 TORREJON 132 VPPL P.23-1 agosto.07
PROYECTO DE EJECUCIÓN
arquitectos
MIGUEL ÁNGEL JUÁREZ
GONZALO GRANDE

propiedad
PROMOCIONES PROLASA
LEVANTINO ARAGONESAS S.A.

VIVIENDAS TIPO III
FONTANERÍA
PLANTA ÁTICO

escala 1:50
plano IF 06A
sustituye al IF-06

ARCHIVO : TORREJON 132 VPPL P.23-1.pdf
FECHA : NOVIEMBRE 2008
MODIFICACION : MARZO 2010